



施工	令和7年度
工事名	美咲送水流量計更新工事
工事カ所	三笠市いちきしり712番地11
図面名	工事位置図
縮尺	図面番号
桂沢水道企業団	

大里第1分水施設

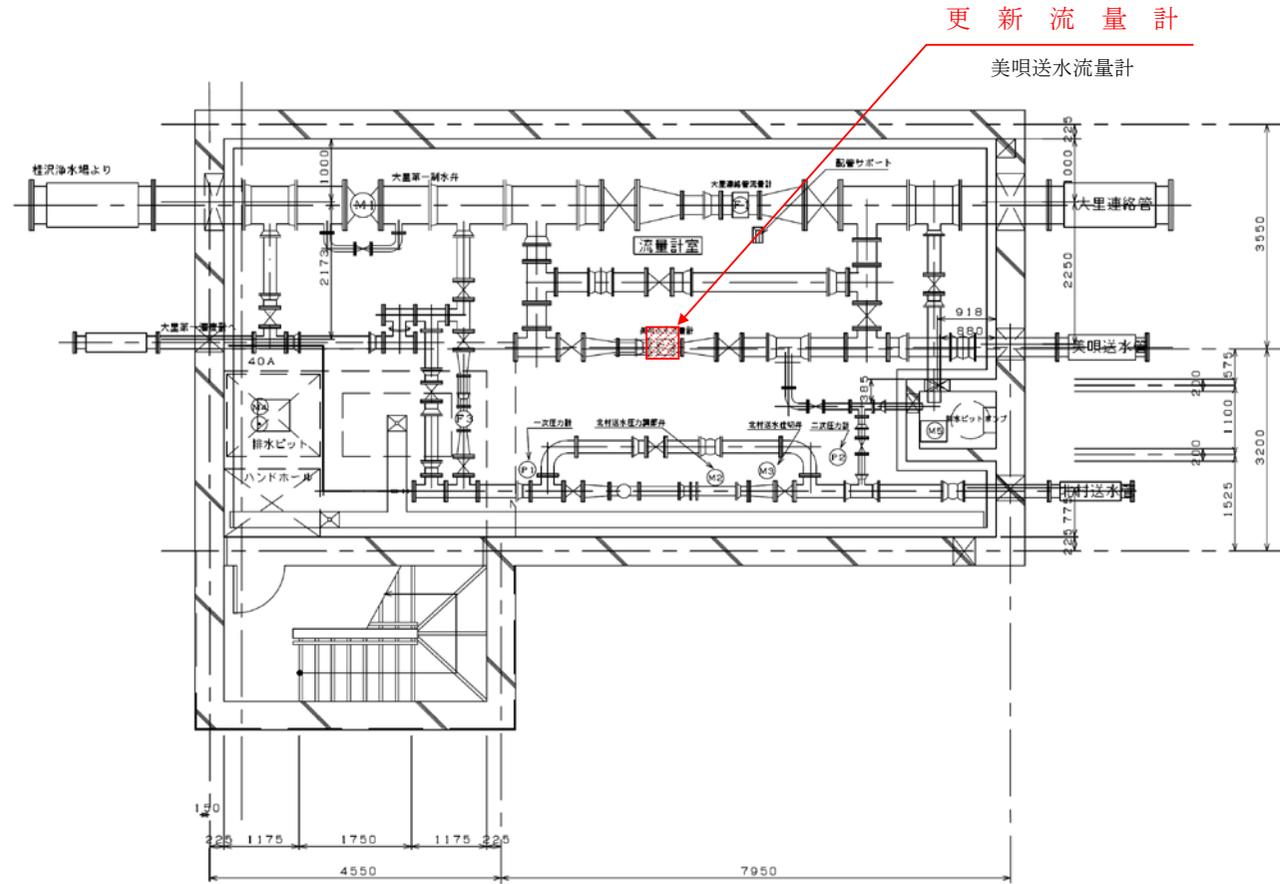






施工	令和7年度		
工事名	美唄送水流量計更新工事		
工事場所	三笠市いちきしり712番地11		
図面名	大里第1分水施設内部配管平面図		
縮尺		図面番号	
桂 沢 水 道 企 業 団			

美 唄 流 量 計 配 管 図

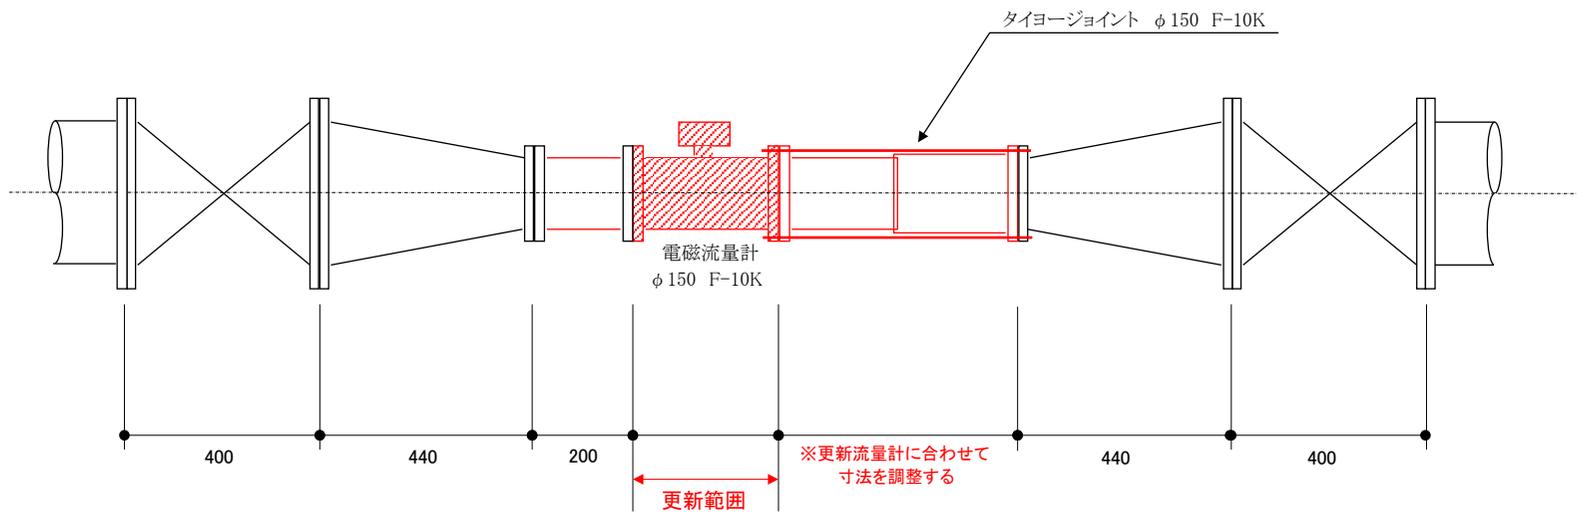

施 工	令 和 7 年 度	
工 事 名	美唄送水流量計更新工事	
工 事 場 所	三笠市いちきしり地先	
図 面 名	美唄流量計配管図	
縮 尺		図面番号
桂 沢 水 道 企 業 団		

大里第1分水施設

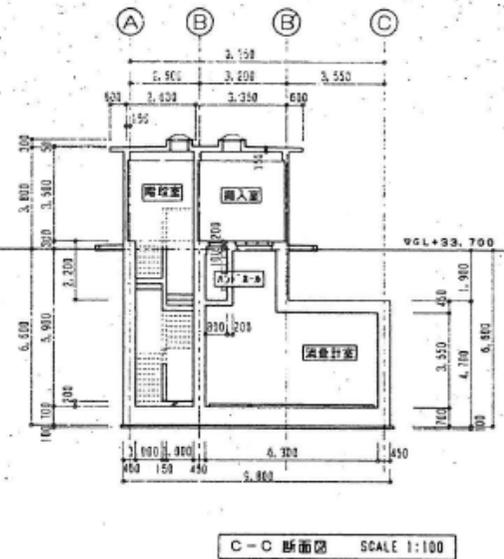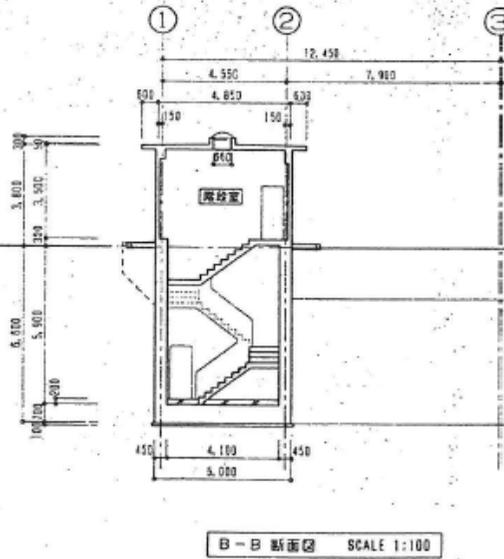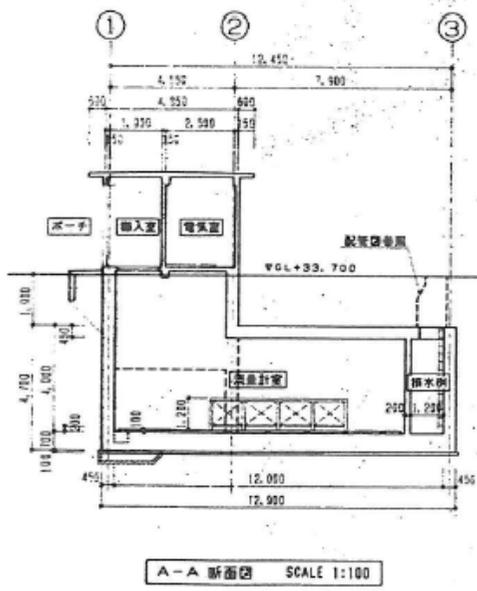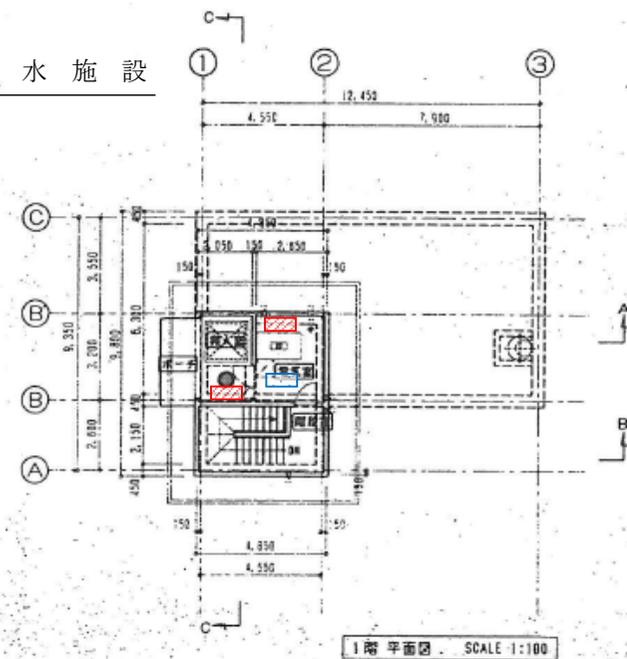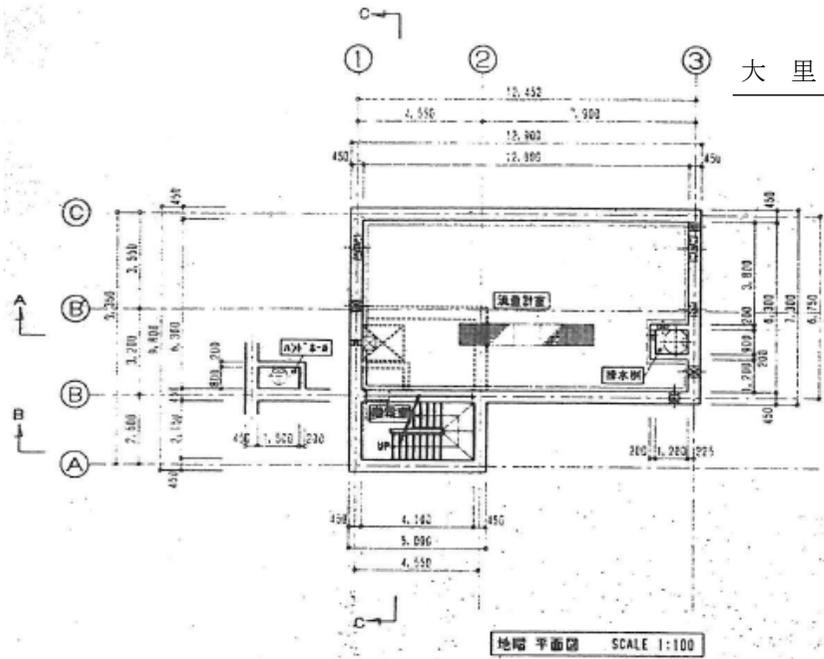

- 凡例
- : 非常用照明器具(LED)
 - : LED灯

施工	令和7年度		
工事名	美咲送水流量計更新工事		
工事カ所	三笠市いちきしり712番地11		
図面名	大里第1分水施設平面図・断面図		
縮尺		図面番号	
桂 沢 水 道 企 業 団			